


Wentylatory podlegają wentylacji w kierunku wiatru

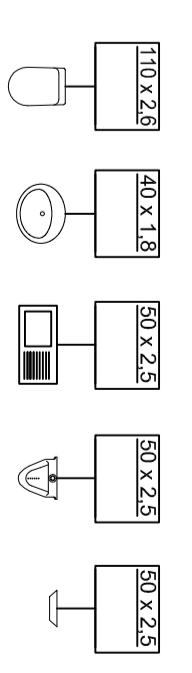

Duchowody
 Kondensacja sanitarna
 Kondensacja sanitarna podciśnieniowa
 Kondensacja sanitarna
 Kondensacja sanitarna
 Kondensacja sanitarna
 Kondensacja sanitarna
 Kondensacja sanitarna

Instal-Projekt Hanna Falek-Wisniewska ul. Opolska 103a 41-300 Krakowice tel. 501 013 075 mail: h.falek@gmail.com	
Numer: Przebudowa i rozbudowa części budynku szklarni przy ul. Opolskiej 103a w Krakowicach	
Nazwa inwestycji: ul. św. Anny 21, 41-300 Zdzieszowice	
Adres inwestycji: ul. św. Anny 21, 41-300 Zdzieszowice	
Projektant: mgr inż. Hanna Falek-Wisniewska	
Wykonawca: mgr inż. Igor Adamek	
Instalacja sanitarna: Instalacja wentylacji, klimatyzacji i kanalizacji sanitarnej - zastr. dachu	
Skala: 1:100	
Data: 31.10.2019	
Tytuł: IS-03	

WZGLĘDNE WYMIARY DZIAŁALNOŚCI WYKONAWCY W ZAKRESIE WYKONANIA PRAC